



PLANTA BAIXA - ADAPTADA ACESSIBILIDADE  
Área: 49,92 m²  
Escala: 1/50

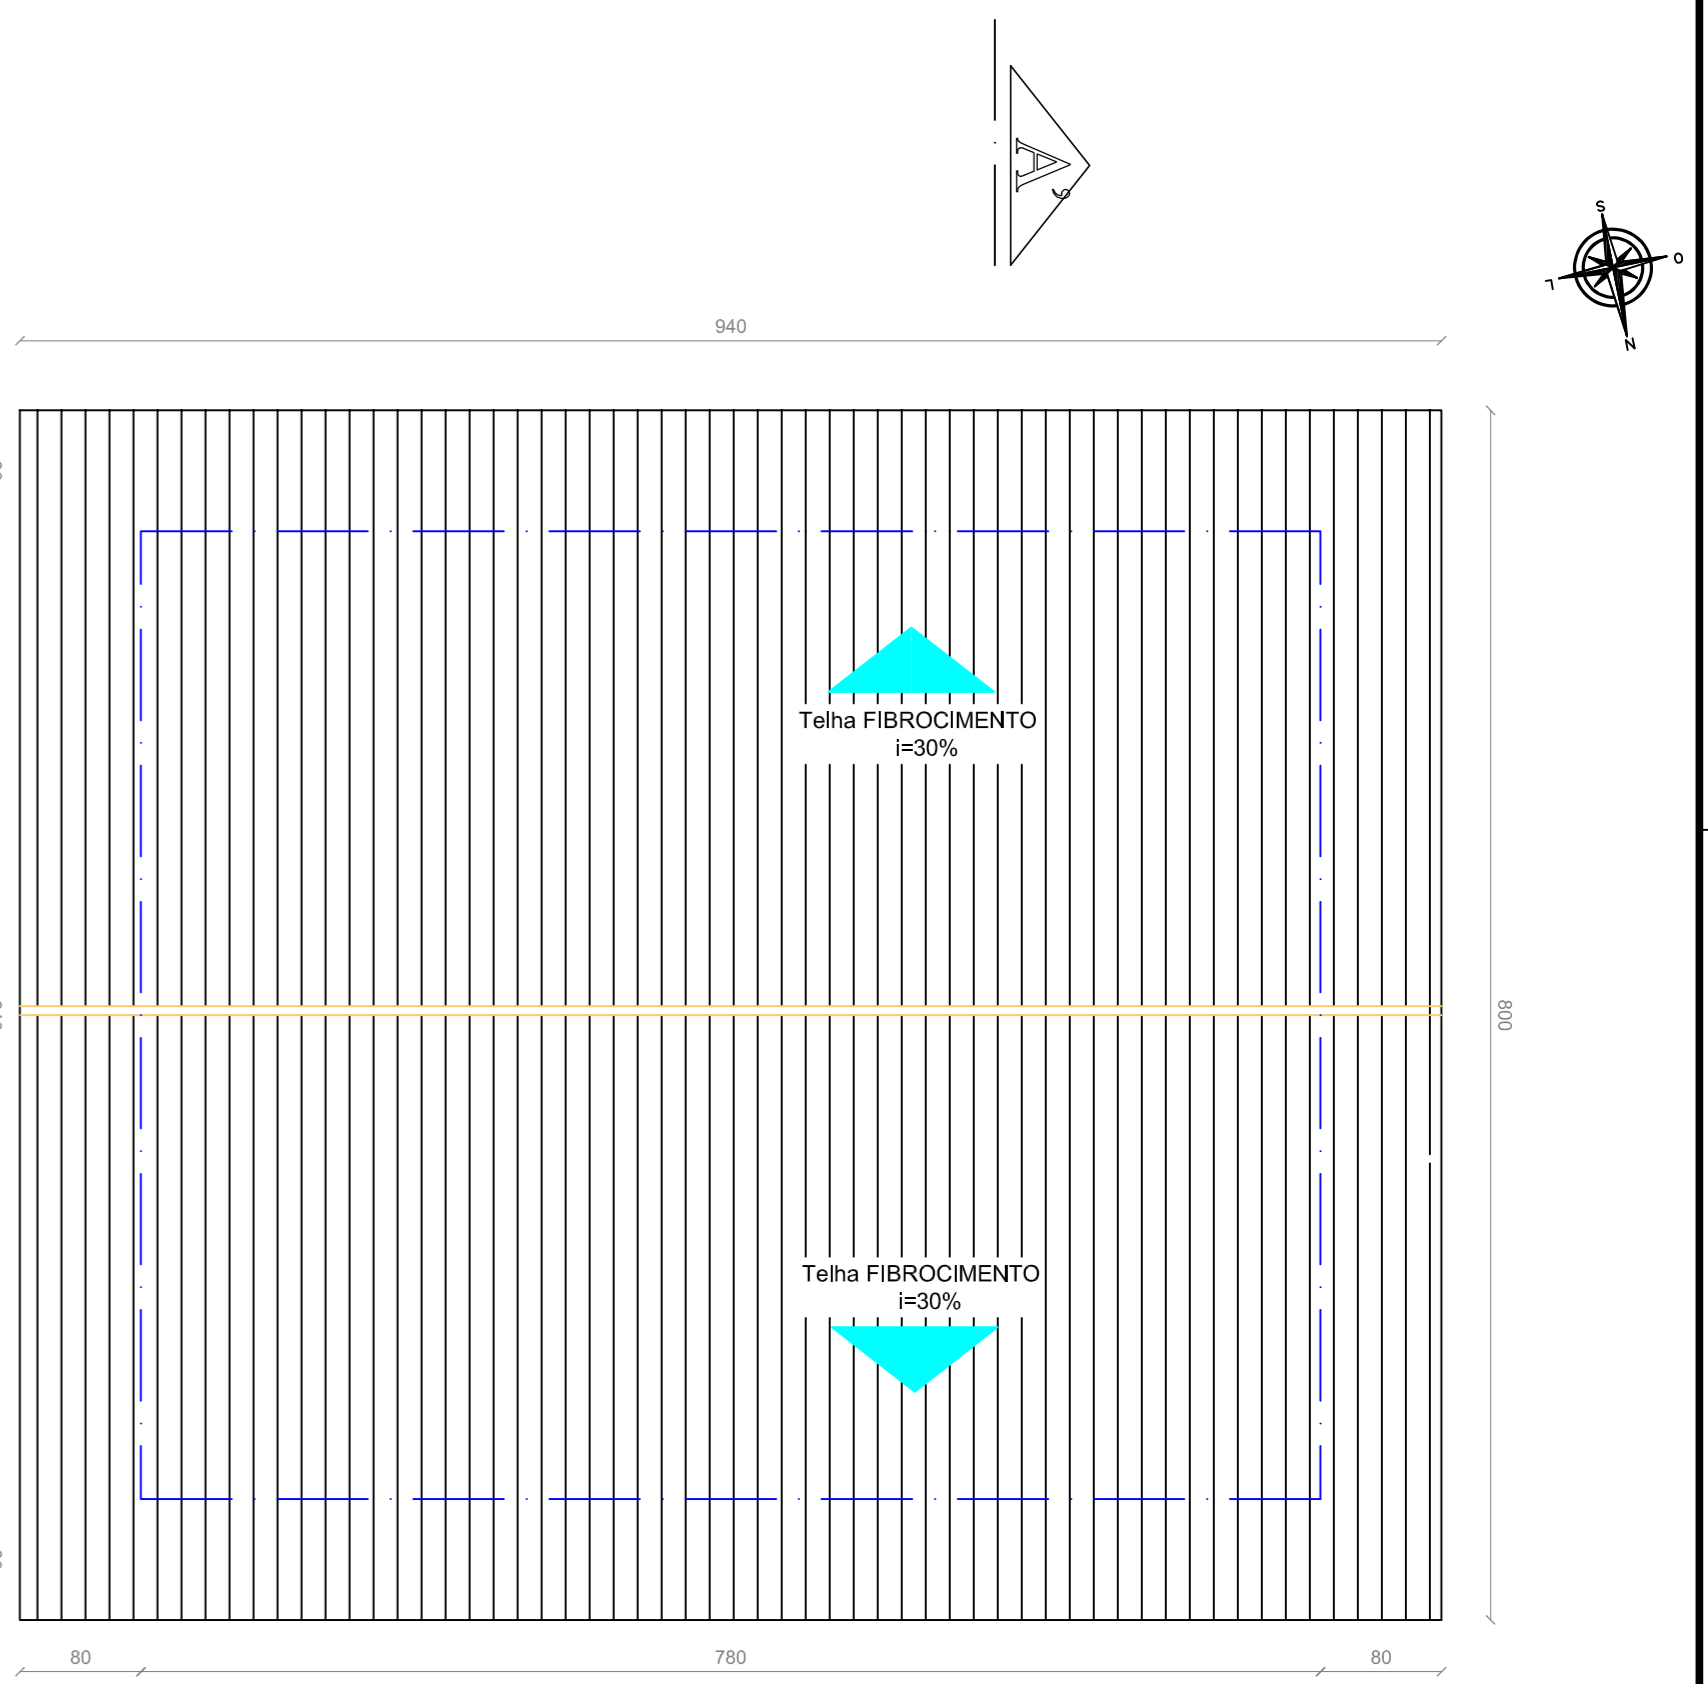

PLANTA COBERTURA  
Escala: 1/50

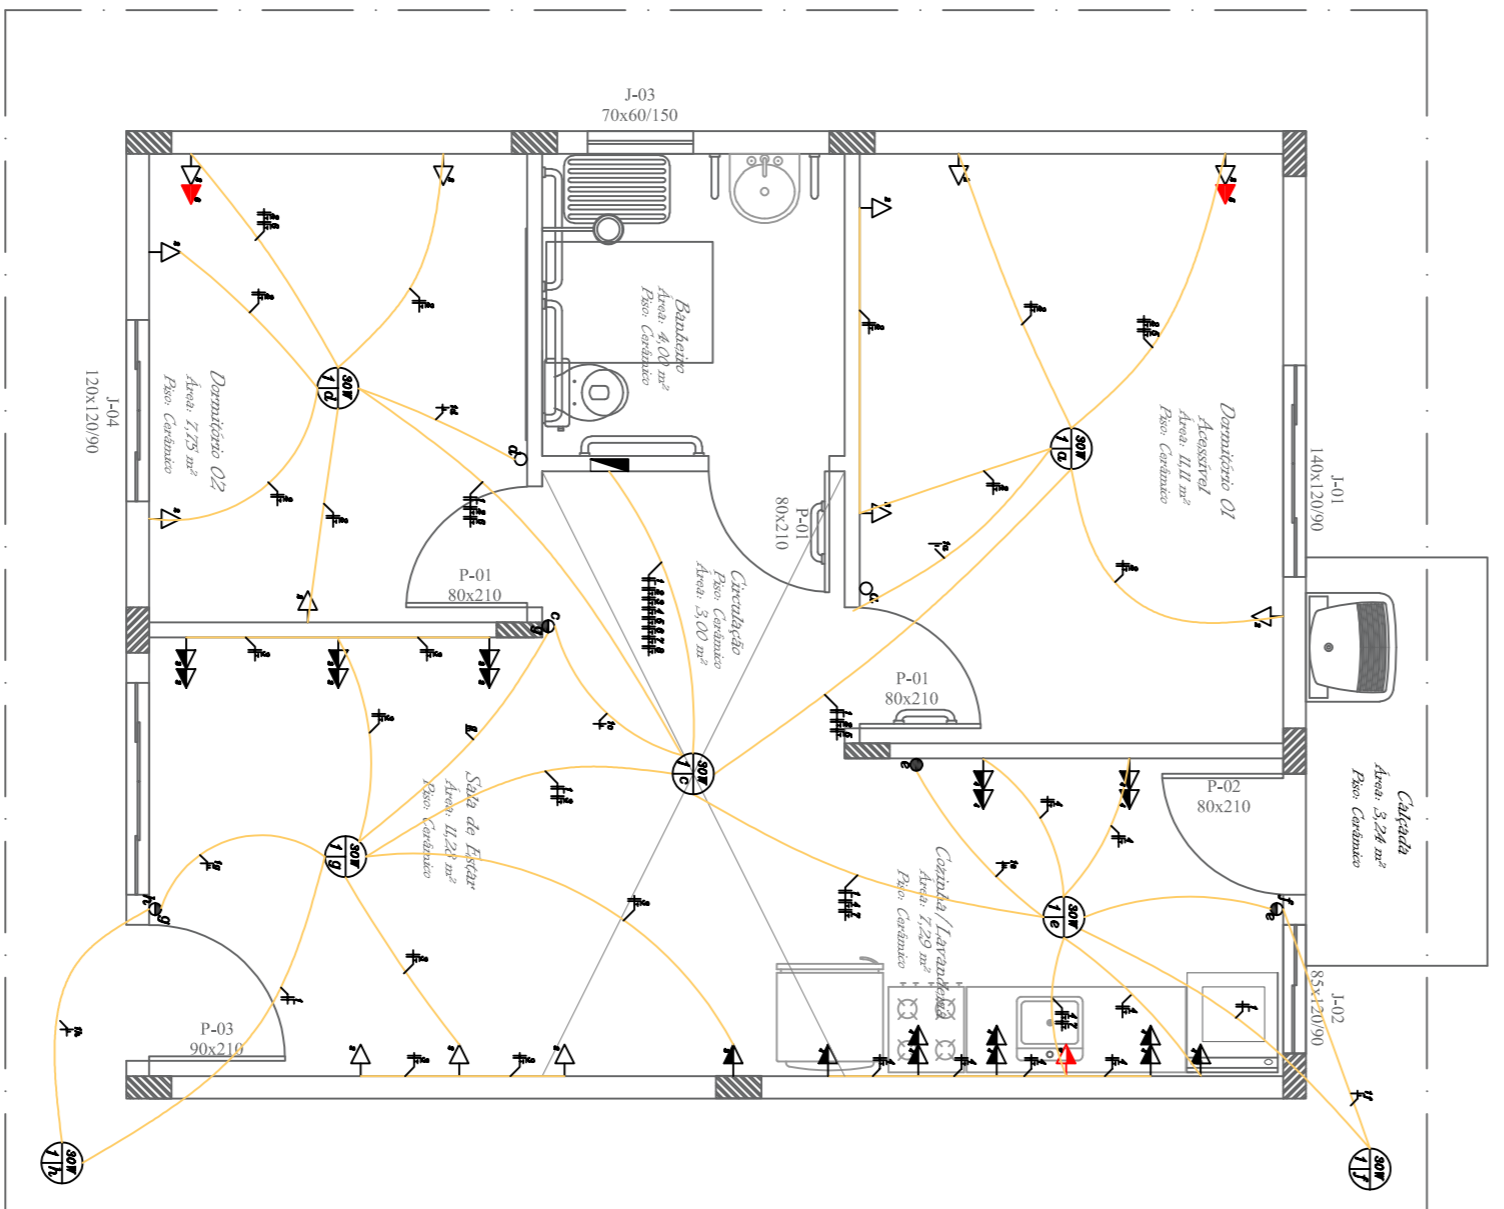


ELETRICO  
Escala: 1/50

QUADRO DE ESQUADRIAS				
JANELAS TIPOLOGIA	DIMENSÕES	MATERIAL	VIDRO	QUANT.
J1	CORRER	1,40x1,20x0,90	VIDRO 8 mm Incolor	02
J2	CORRER	0,85x1,20x0,90	VIDRO 9 mm Incolor	01
J3	MAXIAR	0,70x0,80x1,50	VIDRO 8 mm Incolor	01
J4	CORRER	1,20x1,20x0,90	VIDRO 8 mm Incolor	01
PORTAS TIPOLOGIA				
DIMENSÕES	MATERIAL	VIDRO	QUANT.	
P1	ABRIR	0,80x2,10	MADEIRA	03
P2	ABRIR	0,80x2,10	ALUMINIO	01
P3	ABRIR	0,90x2,10	ALUMINIO	01



QUADRO DE AREAS			
ÁREA NOVA	ÁREA CONST.	ÁREA LIVRE	ÁREA TERRENO
ÁREA EXISTENTE A REGULANZAR	49,92 m²	--	--
ÁREA AMPLIACÃO	--	190,08 m²	240,00 m²
ÁREA TOTAL	49,92 m²	190,08 m²	240,00 m²
ÁREA DO TERRENO	240,00 m²	100%	100%
TAXA DE OCUPACÃO	20,80%		
ÍNDICE DE APROVEITAMENTO	0,208		

ABRIR		FECHAR	
TIPOLOGIA	QUANT.	TIPOLOGIA	QUANT.
ABRIR	01	FECHAR	01
FECHAR	01	ABRIR	01

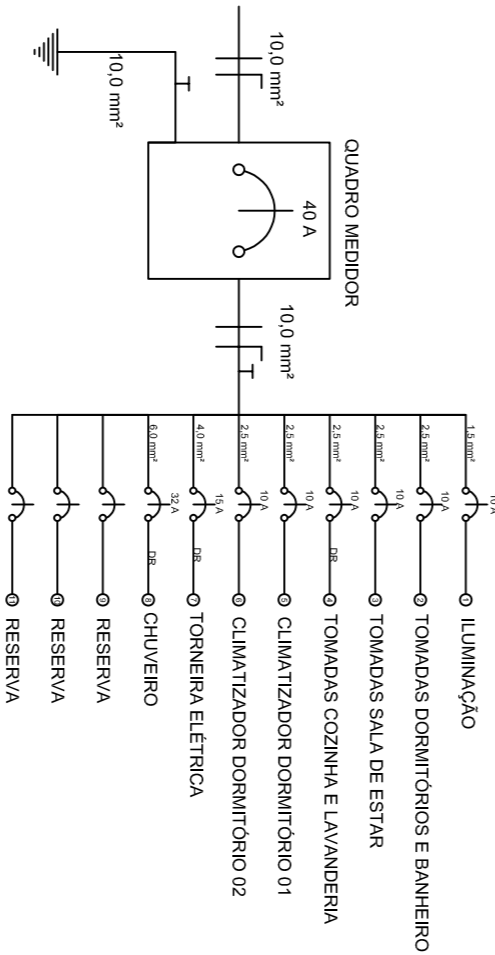


LUMINARIAS		TOMADAS	
TIPOLOGIA	QUANT.	TIPOLOGIA	QUANT.
LUMINARIA	01	TOMADA	01
TOMADA	01	LUMINARIA	01

FACHADA FRONTAL  
Escala: 1/50

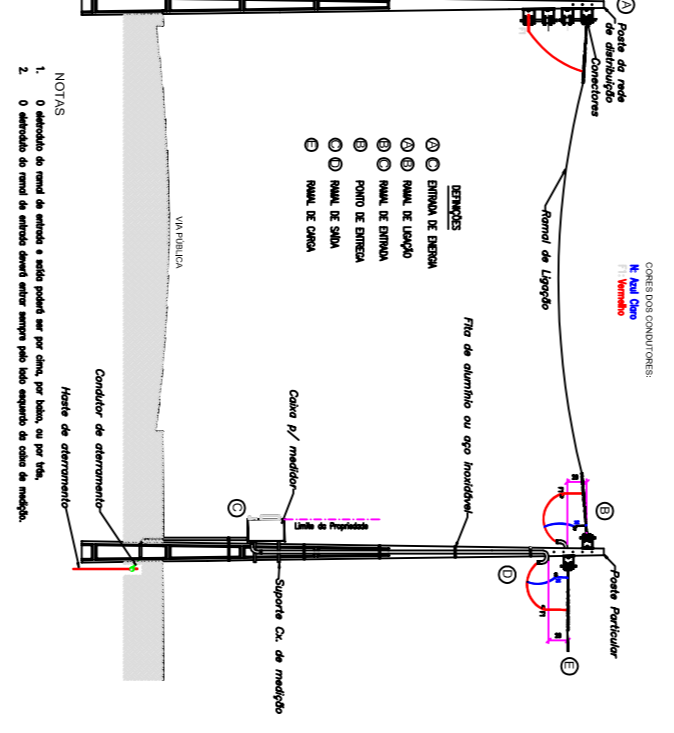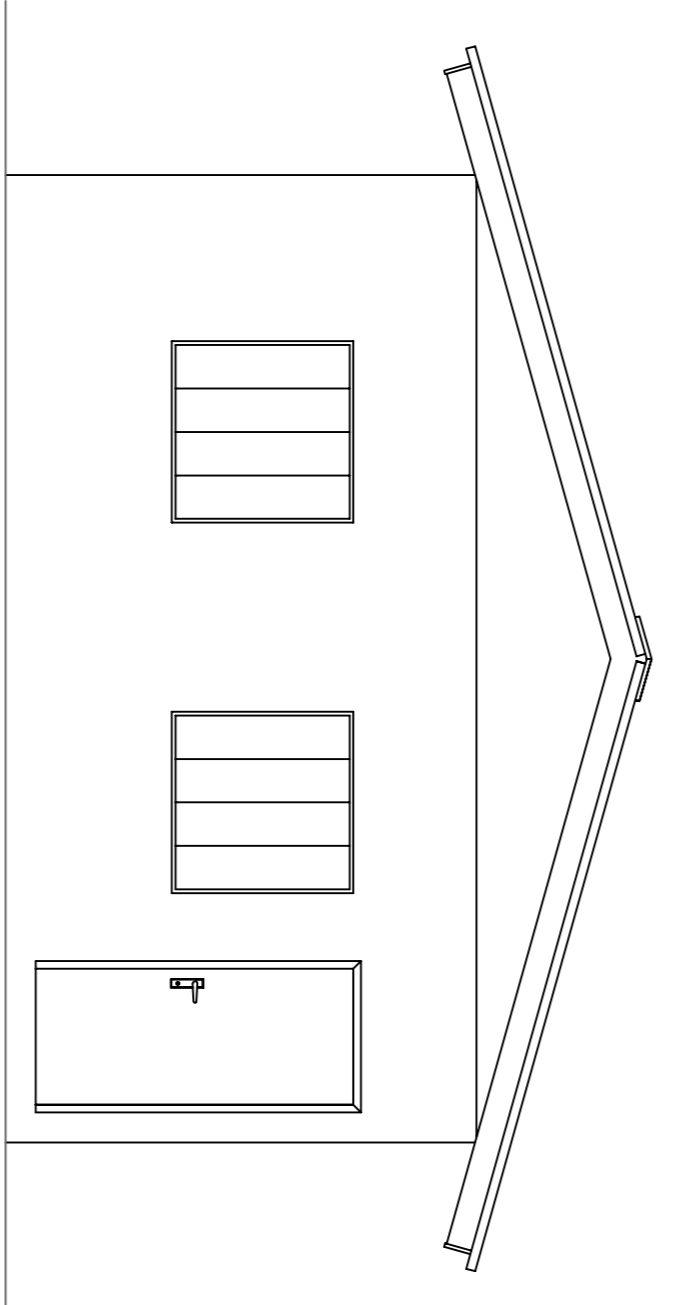


FACHADA LATERAL  
Escala: 1/50

CORTE AA  
Escala: 1/50

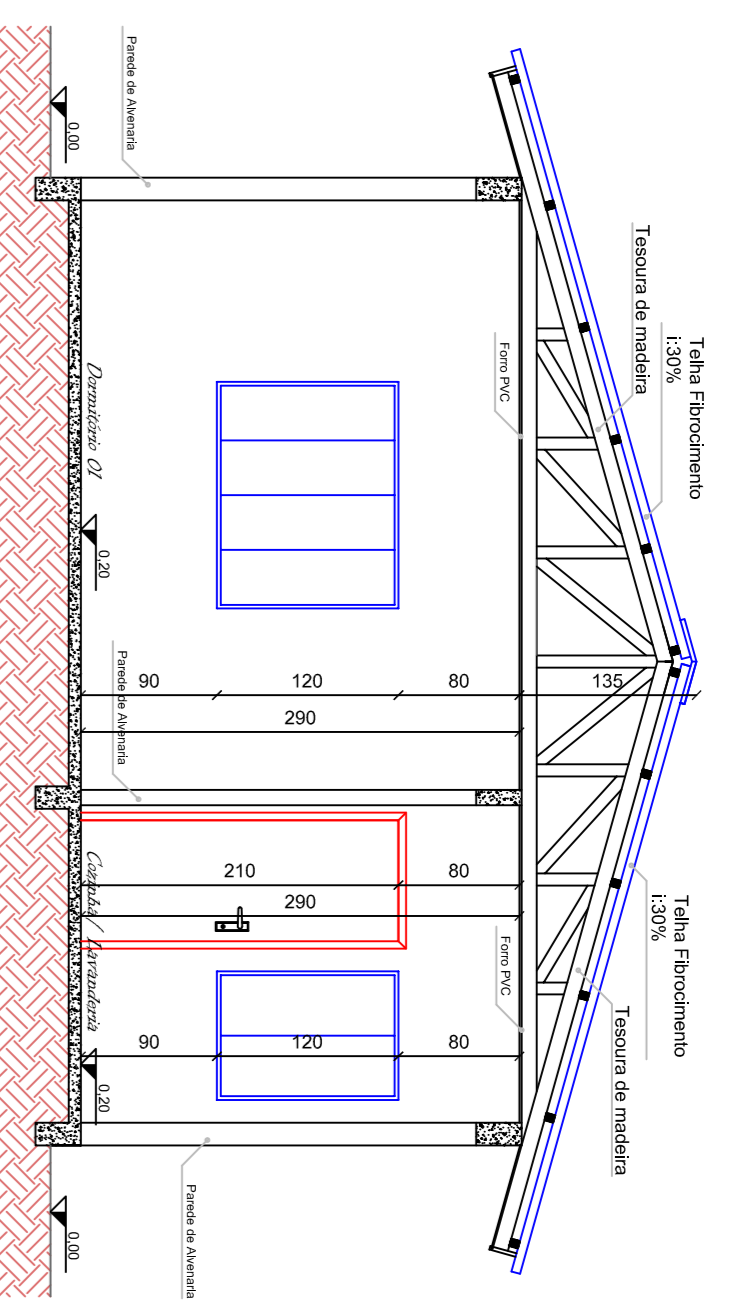

CORTE BB  
Escala: 1/50

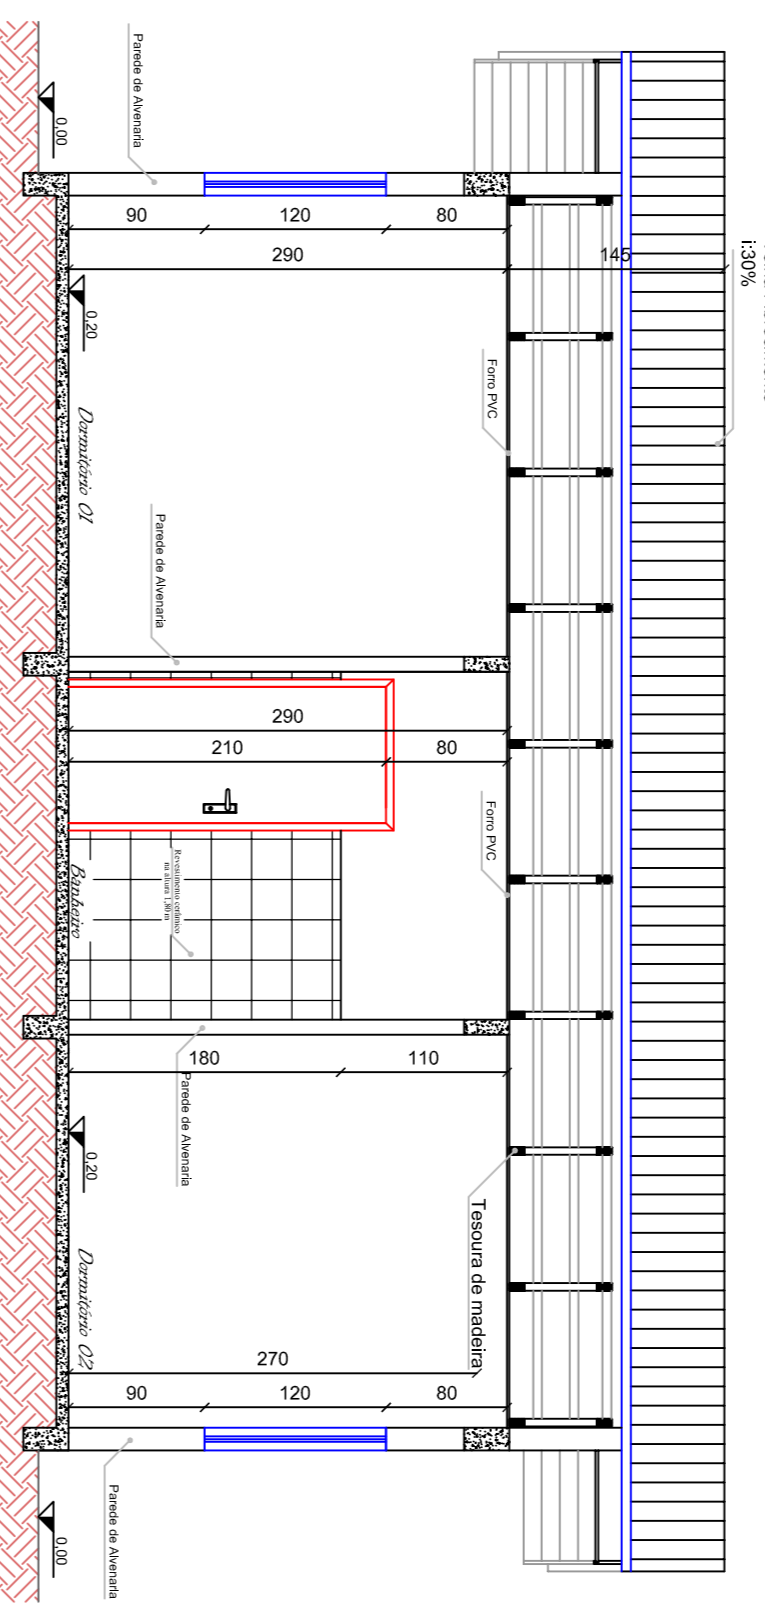

PROJETO ARQUITETONICO



MUNICÍPIO DE SANTIAGO DO SUL  
 CNPJ: 02.632.781/0001-38  
 End: Rua Angelo Torres, 600 - Centro - Santiago do Sul - SC - CEP: 89854-000  
 Email: contato@csantago.net.br ou (51) 365-9300  
 PREFEITO MUNICIPAL:  
 Jalcimar Antônio Lorenzetti  
 CPF: 958.918.589-94

PROJETO RESIDÊNCIAS UNIFAMILIARES  
 PADRÃO POPULAR ADAPTADO  
 ACESSIBILIDADE  
 RESPONSÁVEL TÉCNICO:  
 Vinício Pires Simião  
 Engenheiro Civil - CRÉA/SC 171967-5

CONTEUDO  
 PROJETO ARQUITETÔNICO, PROJETO ELÉTRICO

ENGEREÇO DA OBRA		PRONCHIA	
DATA	ÁREA TOTAL	PRESENHO	CRONCHIA
Indicada	49,92 m²	Vinícios	65,31 PASS CRAN PORTULARES, REVISÃO